

OMEXOM**OZNÁMENÍ**

Oznamujeme všem vlastníkům a nájemcům pozemků v obci Krašovice, že v termínu

2.5.2025 – 16.5.2025


**bude v této oblasti prováděna stavba, která řeší
připojení nového odběrného místa a přeložku
kabelového vedení NN, dle projektu
vypracovaného firmou
ELPROJEKT Písek s.r.o..**

Montáž bude provádět firma OMEXOM GA Energo, s.r.o.,
Na Střílně 1929/8, 323 00 Plzeň - Bolevec,
tel.: 373303184, fax.: 377542385.

IČO: 49196812 DIČ: CZ-49196812

Společnost je zapsaná v obch. rejstříku u Krajského soudu v Plzni, odd.C a vl.4355

Oznámení je v souladu se zákonem č.458/2000Sb., novelizován z.č.670/2004.
Případná majetková újma na nemovitostech a porostech bude nahrazena dle téhož
zákona.


OMEXOM GA Energo s.r.o.
Na Střílně 1929/8, Bolevec, 323 00 Plzeň
IČ: 49196812 • DIČ: CZ49196812
Tel.: 373 303 111 141

► **OMEXOM GA Energo s.r.o.**
Na Střílně 1929/8
323 00 Plzeň-Bolevec

T. +420 373 303 111
info@gaenergo.cz
www.gaenergo.cz

Jednatel: Zdeněk Židek, Václav Hubač, Ing. Aleš Uldrych
Zapsáno v Obchodním rejstříku vedeném Krajským soudem v Plzni, oddíl C, vložka 4355, IČ: 49196812, DIČ: CZ49196812


VINCI
ENERGIES

- před zahájením zemních prací nutno zajistit vytyčení veškerých stávajících inženýrských sítí včetně zápisu (inž.sítě jsou zakresleny pouze informativně)
- v průběhu těchto prací je nutno dodržovat příslušná ČSN a vyjádření správce inž.sítí, aby nedošlo k jejich porušení
- před záhozem rýhy pak podle požadavku správce jej přizvat ke kontrole způsobu uložení el.zařízení
- v ochranném pásmu inž.sítí provádět výkopové drážky ručně

LEGENDA INŽ. SÍTÍ

- - - Cetin (PVSEK)
- - - vodovod
- - - plyn

Na kabelové vedení uložené do krajnice asf.komunikace nebo do štěrkové cesty je rozpočtováno provizorní zakrytí krajnice.

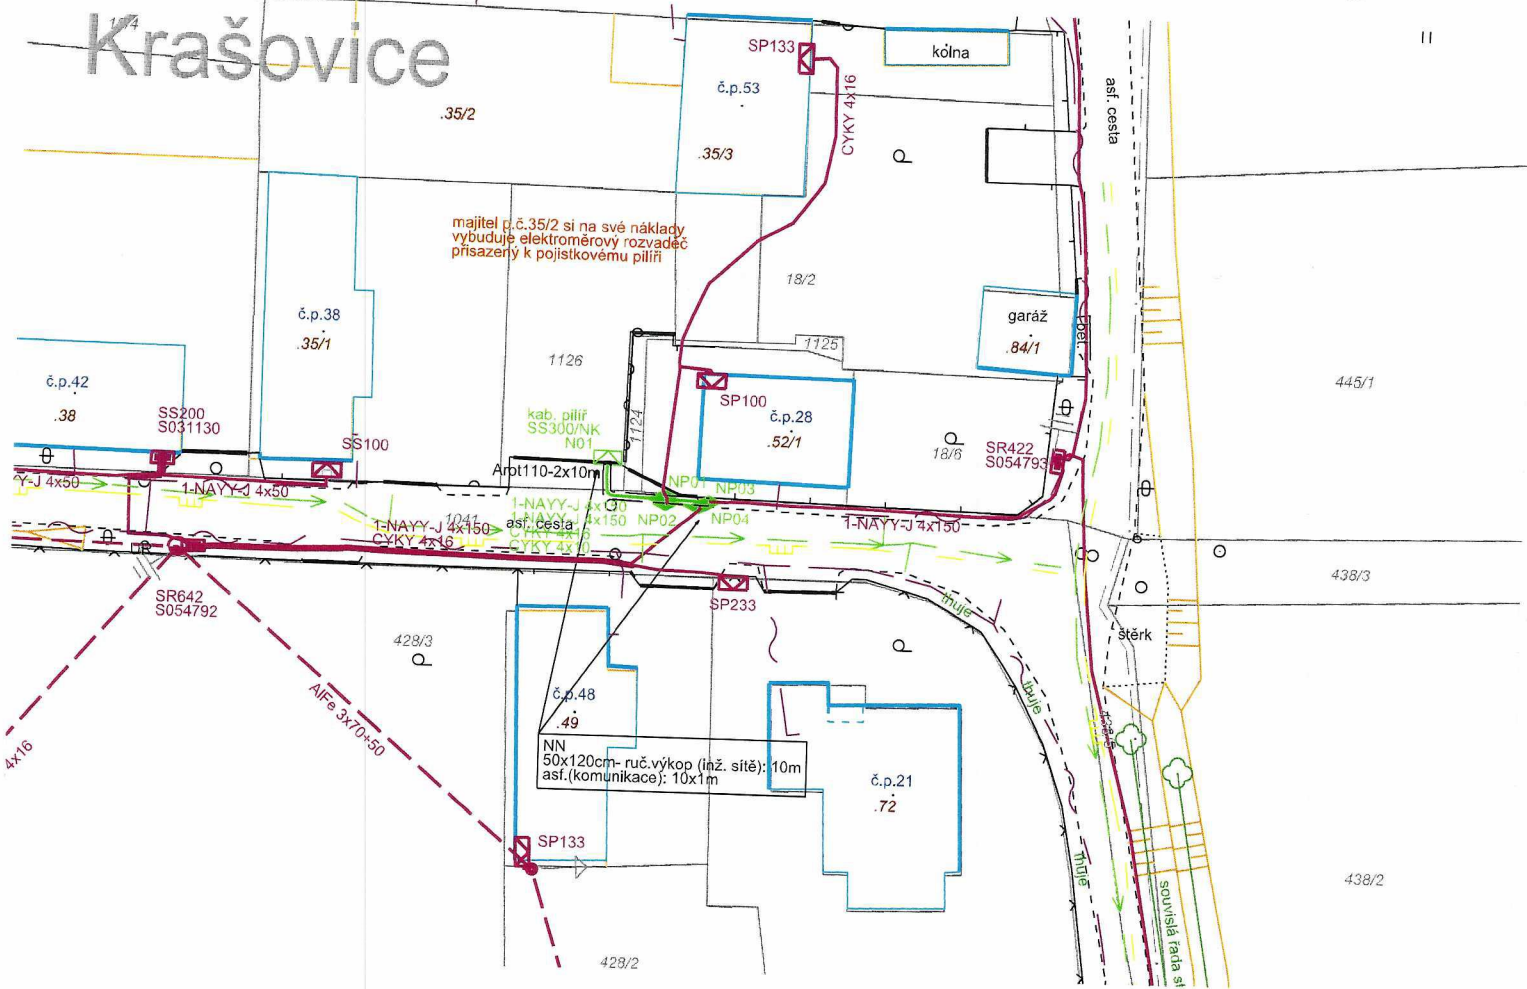

- kabelové vedení NN
- ▣ kabelová skříň (kabelový pilíř)
- ◆ kabelová spojka

LEGENDA EL. VEDENÍ - Stávající

- kabelové vedení NN
- - - venkovní vedení NN
- ▣ kabelová skříň (kabelový pilíř)
- ▭ umístění elektroměru

LEGENDA EL. VEDENÍ - NN

— 1-NAYY-J 4x150mm ²	N01-NP04(14m), N01-NP03(14m)	28 m
- - - CYKY 4x10mm ²	N01-NP01(11m)	11 m
- - - CYKY 4x16mm ²	N01-NP02(11m)	11 m

Proudová soustava: NN - 3PEN-50Hz, 230/400 V
 Ochrana před nebezpečným dotykem neživých částí:
 NN - samočinným odpojením od zdroje TN-C

Stávající zařízení NN je značeno fialovou barvou.

Vypracoval: Daniel Petričák	Zodp. projektant: Jan Urválek	ELPROJEKT Písek s.r.o. projektování vedení VN a NN Nábřeží 1.máje 1935, 397 01 Písek IČ: 28086686, DIČ: CZ28086686 tel.: 702 268 114, elprojekt.pisek@gmail.com
V. Všečeková	Rozpočtoval:	
Místo stavby: Krašovice u Čížové	Kraj: Jihočeský	Číslo stavby: 1030090824
Investor: EG.D, a.s.		Název souboru: inz.dgn
Název stavby: Krašovice u Čížové-Svatek p.č. 35/2		Datum: 06/2024
Obsah výkresu: Situace inženýrských sítí		Formát: A4
	Měřítko: 1 : 500	Číslo výkresu: 2